


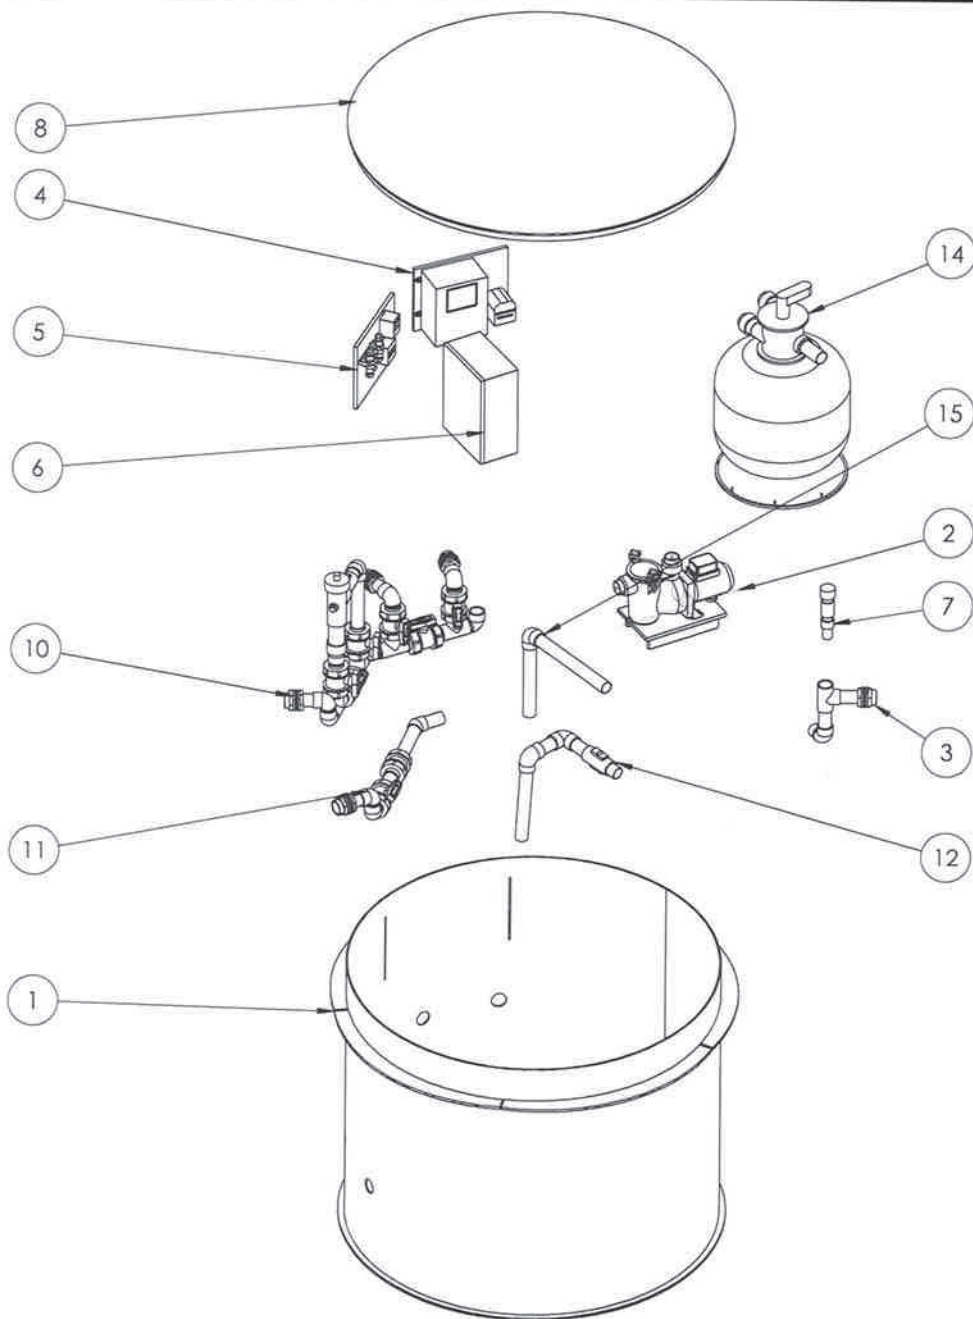

POZICI 7 ULOŽIT DO PŘÍBALOVÉHO PYTLÍKU.

15	2B01-12-SA104	KIT PROPOJENÍ FILTRACE	A BYPASU (ŠACHTA 150)		1
14	2B01-11-SA111	KIT FILTRACE P500		17	1
13	2B01-17-SA100	ELEKTROINSTALAČNÍ MAT.	ŠACHTA 150.HIDRO BEZ PP	0.00	1
12	2B01-15-SA102	KIT PROPOJENÍ ČERPADLA	A FILTRACE OXI		1
11	2B01-12-SA103	KIT SÁNÍ	(ŠACHTA 150)		1
10	2B01-15-SA101	KIT BYPASU A OXI			1
9	2B01-12-SA111	ELEKTROINSTALAČNÍ MAT.	(NEO, HIDRO, OXI, PP)	0.00	1
8	2B12-01-SD015	VÍKO	1500	15.82815	1
7	2B01-11-SA107	KIT PŘÍBAL	VYÚSTĚNÍ PROPLACHU	0.16	1
6	2B01-12-SA105	KIT DESKY ROZVADĚČE	(ŠACHTA S PP)	6.17	1
5	2B01-11-SA112	KIT DESKY ZASUV. A TRAFÁ		3.5	1
4	2B01-15-SA100	KIT DESKY EL. OXI.		21795.01	1
3	2B01-12-SA102	KIT PROPLACHU	(ŠACHTA 150)	0.70	1
2	2B01-11-SA110	KIT ČERPADLA FILTRACE		10.6	1
1	2B01-17-SA106	SKELET (ŠACHTA 150)	(NEO, HIDRO, OXI BEZ PP)	39.76	1
Poz. Číslo výkresu		Název 1	Název 2	kg	ks

POPIS POSLEDNÍ ZMĚNY INDEXU -

TOLEROVÁNÍ ISO 8015

VŠEOBECNÉ TOLERANCE ISO 2768 mK



HMOTNOST (kg)

151

FORMÁT

A3

MĚŘÍTKO

1:20



KRESLIL

Kučílek, Tomas

MATERIÁL

-

OP

INDEX

DATUM

26.11.2019

POLOTOVAR

-

NÁZEV 1

ŠACHTA

NÁZEV 2

OXY V01


VÝKRES

3S01-23-001G

LIST

1 / 2

**TECHNOLOGICKÁ ŠACHTA OXY V01 / TECHNOLOGY BOX OXY V01 / TECHNIKSCHACHT OXY V01
PUITS TECHNOLOGIQUE OXY V01 / CUARTO DE MÁQUINAS OXY V01 / ТЕХНОЛОГИЧЕСКАЯ ШАХТА OXY V01**

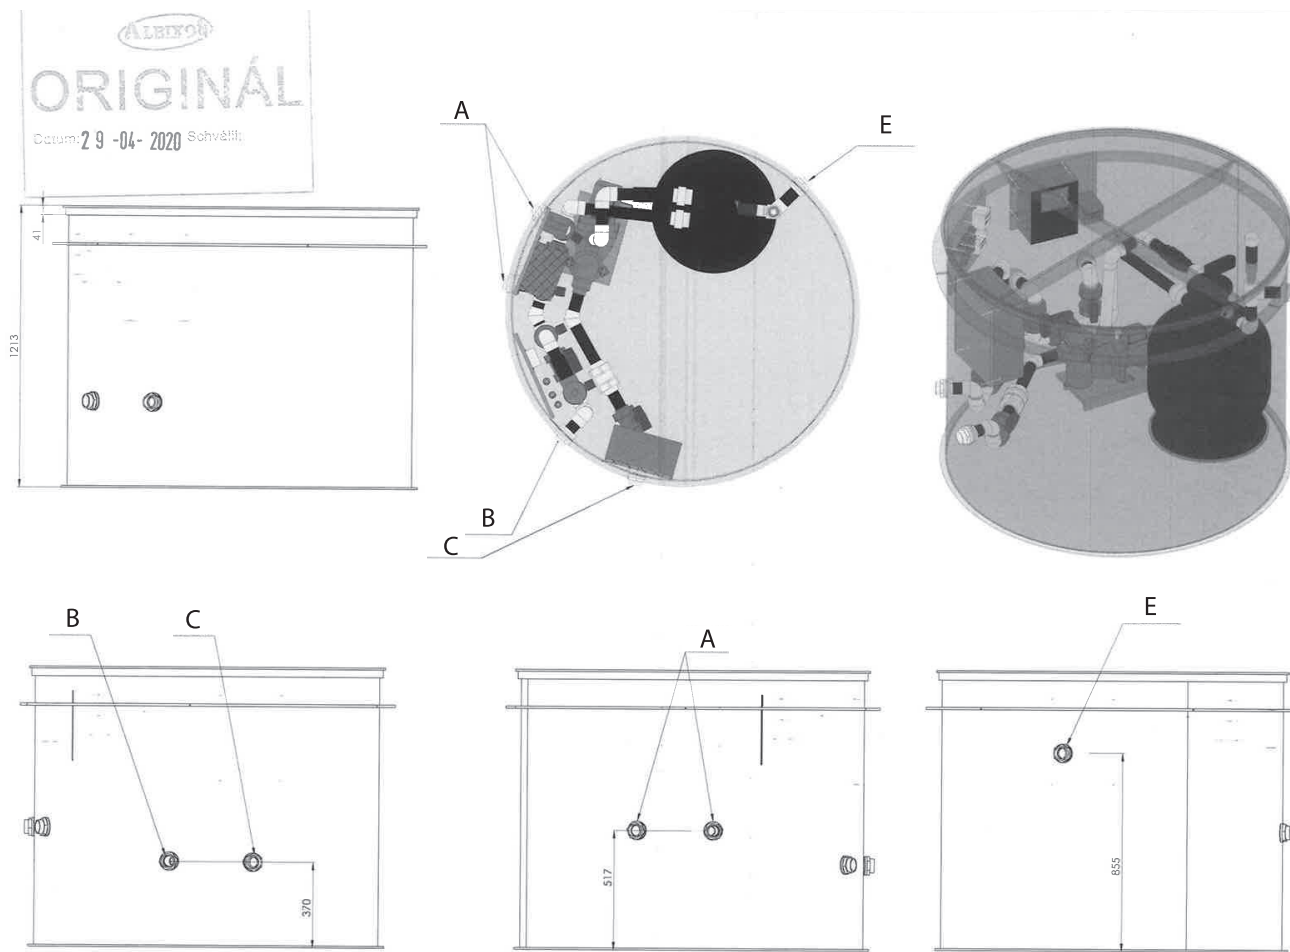

A	By-pass k tepelnému čerpadlu	Bypass to the heat pump	Bypass zur Wärmepumpe	Dérivation pour pompe à chaleur	By-pass hacia la bomba de calor	байпас к тепловому насосу
B	Výtlak k tryskám	Discharge to the nozzles	Austritt zu den Düsen	Pression montante vers les buses	Expulsión hacia los inyectores	выпуск к соплам
C	Sání ze žlábků	Suction from the channel	Zulauf von der Rinne	Aspiration depuis la goulotte	Aspiración de la canaleta	всасывание из желоба
D	Sání vysavače	Vacuum cleaner suction	Saugereintritt	Aspiration de l'aspirateur	Aspiración del aspirador	всасывание пылесоса
E	Proplach	Backwash	Spülanschluss	Rinçage	Lavado	промывка
F	Výtlak protiproudu	Swim jet discharge	Austritt Gegenstrom	Pression montante du contre-courant	Expulsión de la contracorriente	выпуск противотока
G	Sání protiproudu	Swim jet suction	Eintritt Gegenstrom	Aspiration du contre-courant	Aspiración de la contracorriente	всасывание противотока
H	Sání a výtlak protiproudu	Swim jet suction and discharge	Ein- und Austritt Gegenstrom	Aspiration et pression montante du contre-courant	Aspiración y expulsión de la contracorriente	всасывание и выпуск противотока